


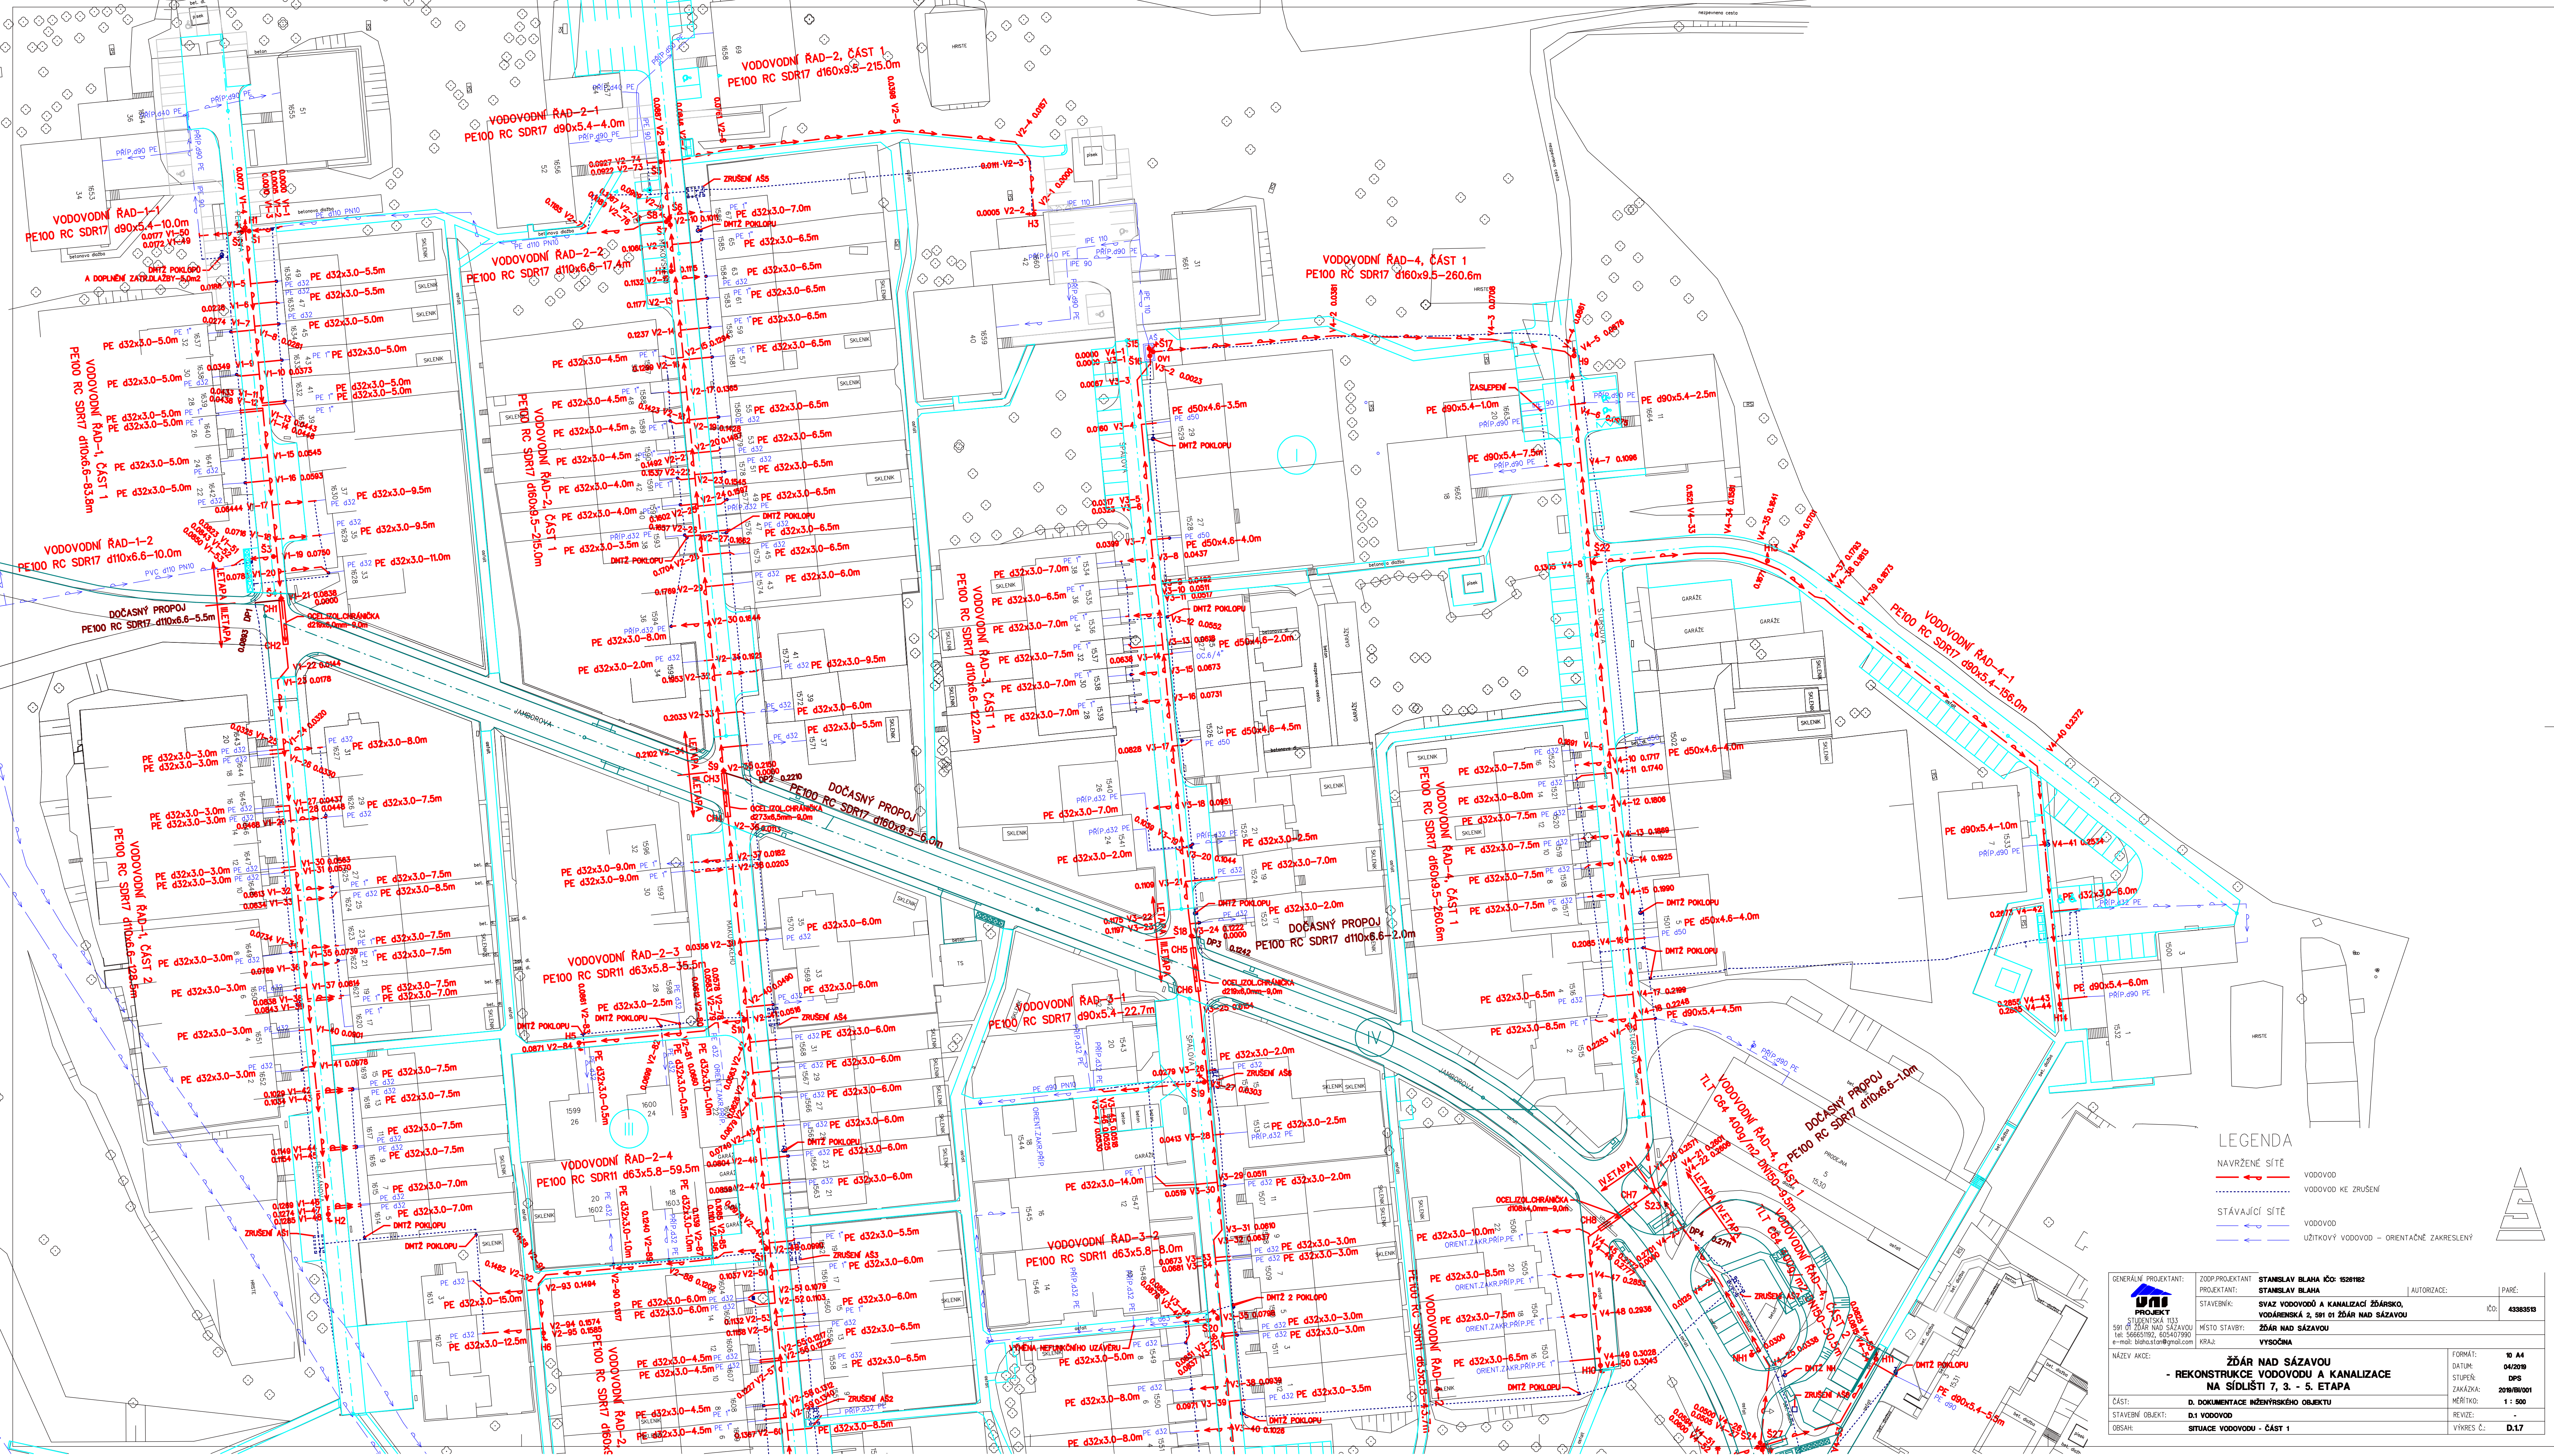

LEGENDA

- NAVŘZENÉ SÍŤ
VODOVOD
VODOVOD PE ZRUŠEN
STÁVAJÍCÍ SÍŤ
VODOVOD
UŽITKOVÝ VODOVOD - ORIENTAČNĚ ZAKRESLENÝ

GENERÁLNÍ PROJEKTANT: UNI PROJEKT STUDENTSKÁ 1133 591 01 ŽDÁR NAD SÁZAVOU tel: 56665192, 605407990 e-mail: blaha.stor@gmail.com	ZOUPROJEKTANT STANISLAV BLAHA IČO: 1528182 STAVEBNÍK: SVAZ VODOVODŮ A KANALIZACÍ ŽDÁRSKO, VODÁRENSKÁ 2, 591 01 ŽDÁR NAD SÁZAVOU IČO: 43383513	AUTORIZACE: PAREL	STAVBY: ŽDÁR NAD SÁZAVOU IČO: 43383513
NAZEV AKCE: ŽDÁR NAD SÁZAVOU - REKONSTRUKCE VODOVODU A KANALIZACE NA SÍDLIŠTI 7, 3. - 5. ETAPA	MÍSTO STAVBY: ŽDÁR NAD SÁZAVOU	VÝŠEOČNÁ	FORMÁT: 10 A4 DATUM: 04/2019 STUPĚŇ: DPS ZAKÁZKA: 2019/0001 MĚŘÍTKO: 1:500 REVIZE: D.17
ČÁST: D.1 VODOVOD	STAVEBNÍ OBJEKT: D.1 VODOVOD	OBSEH: SITUACE VODOVODU - ČÁST 1	